



SITUACE 1:40000

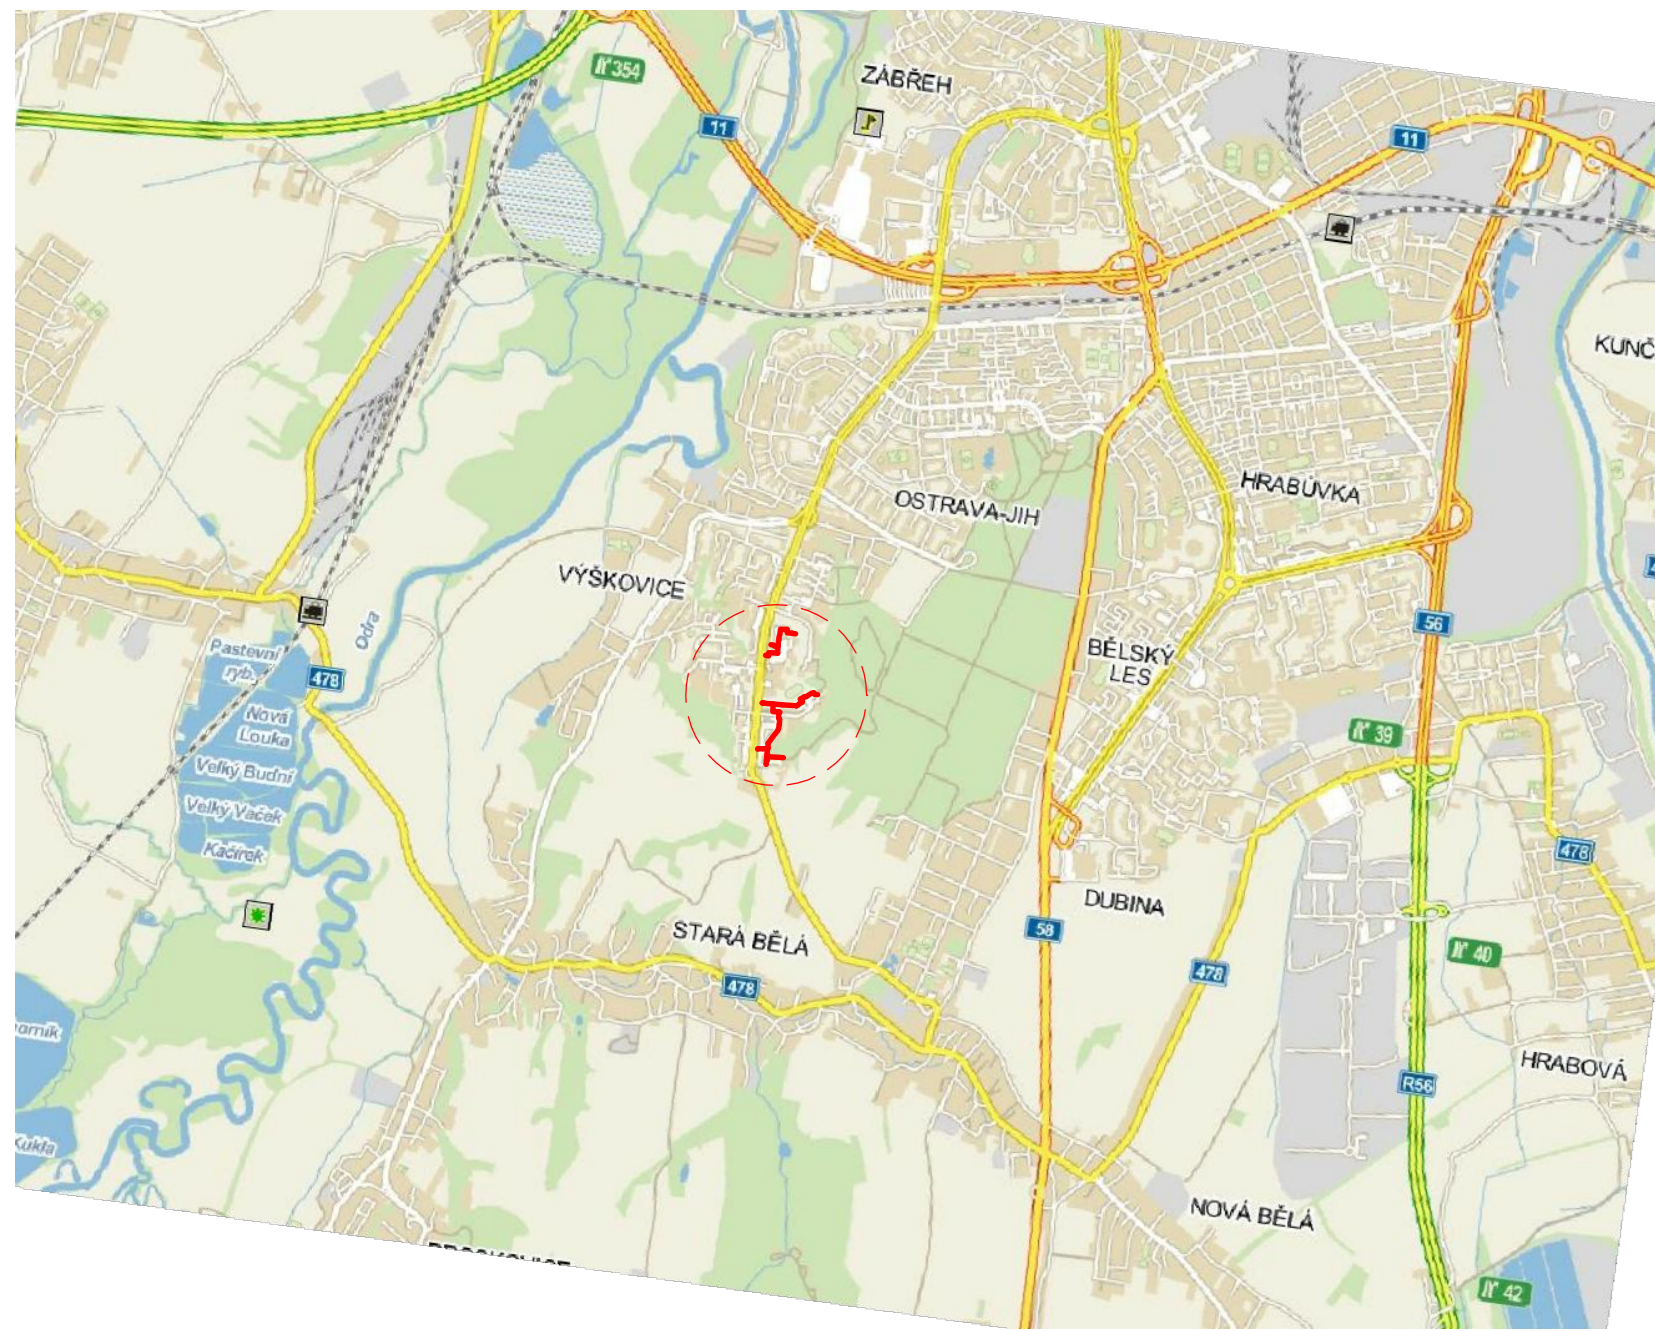

SITUACE 1:4000

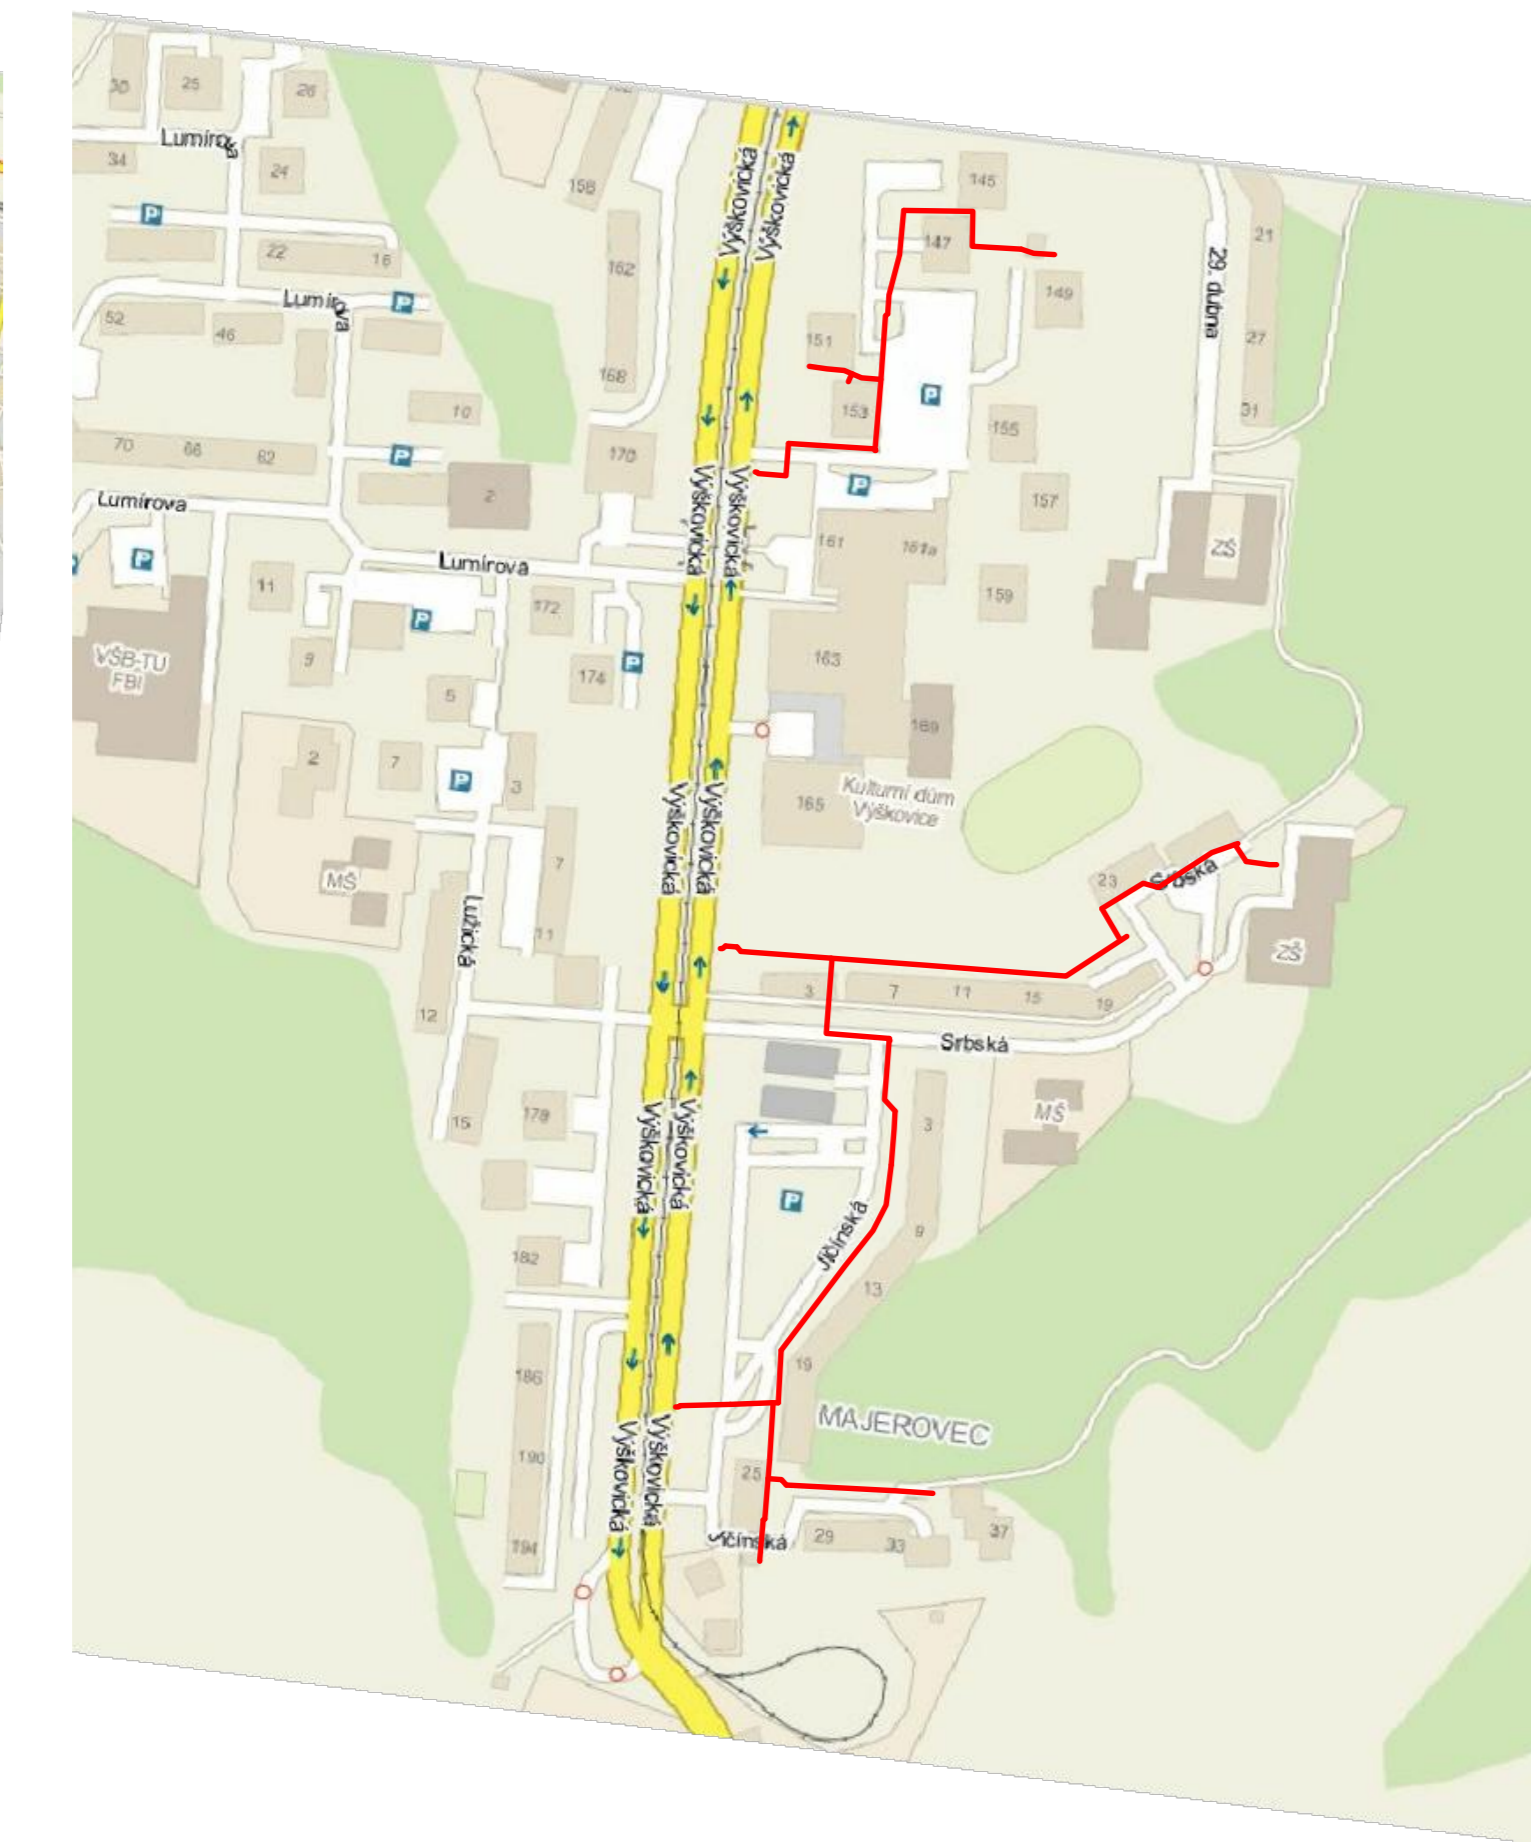

ZODP.PROJEKTANT ing.RENATA FUKOVÁ	VYPRACOVAL ing.RENATA FUKOVÁ	KRESLIL ing.RENATA FUKOVÁ	ing.RENATA FUKOVÁ
INVESTOR OSTRAVSKÉ VODÁRNÝ A KANALIZACE a.s. NÁDRAŽNÍ 28/3114 729 71 OSTRAVA - MORAVSKÁ OSTRAVA			PROJEKČNÍ A INŽENYRSKÉ SLUŽBY 725 26 OSTRAVA, BAJAROVA 637 IČ: 15497551
STAVBA OPRAVA VODOVODU VE VÝŠKOVICÍCH UL. VÝŠKOVICKÁ, SRBSKÁ, JIČÍNSKÁ		DATUM 02/2016	STUPEŇ DSP+DPS
PŘÍLOHA SITUACE ŠIRŠÍCH VZTAHŮ		Č.ZAKÁZKY 10/2014	MĚŘÍTKO 1:40000
		Č.PŘÍLOHY C.1	Č.PARÉ

